



Przedmiot inwestycji:	WYMIANA OGRZEWANIA ŚWIETLICY WIEJSKIEJ KOTŁOWNIA GAZOWA		
Adres inwestycji:	BRODZISZÓW 28, DZ. NR 301		
Temat rys:	PLAN INSTALACJI ELEKTRYCZNEJ PARTERU		
Projektant:	inż. Czesław Żbik	Nr uprawn. 97/85/UW	Podpis <i>[Signature]</i>
Stadium:	projekt budowlany	Branża:	ELEKTRYCZNA
Data opracowania:	kwiecień 2021 r.	Skala:	1:100
			Nr rys. E-1

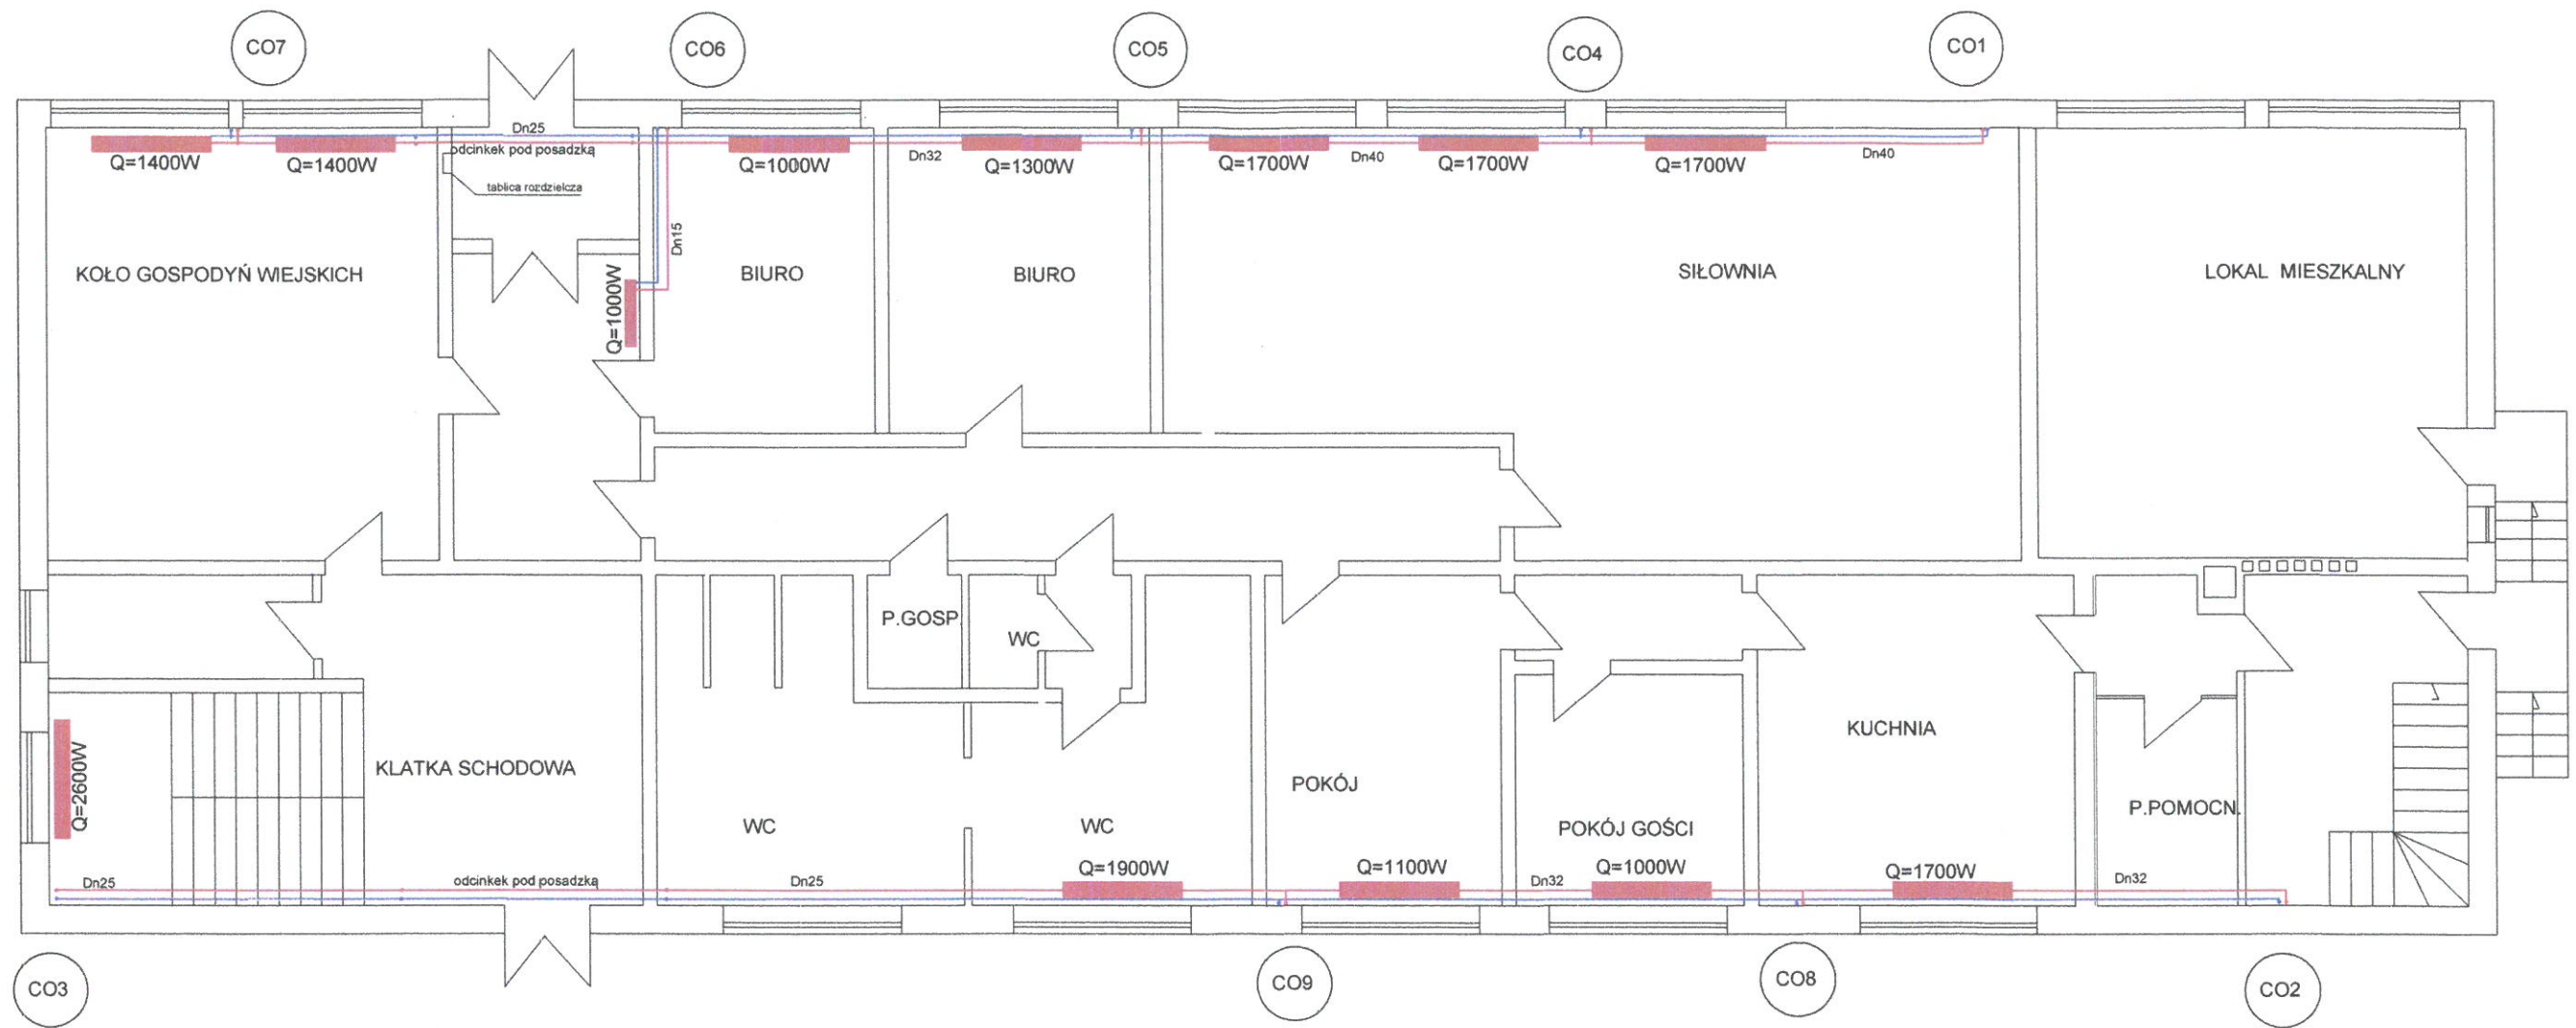


PARTER POZIOM 0,00

JEDNOSTKA PROJEKTOWA	GABRIELA MATUSIAKIEWICZ PPHU USŁUGI TECHNICZNO-BUDOWLANE 57-256 BARDO UL. LEŚNA 12
TEMAT	KOTŁOWNIA GAZOWA WYMIANA OGRZEWANIA ŚWIETLICY WIEJSKIEJ
BRANŻA	SANITARNA
INWESTOR	GMINA ZĄBKOWICE SL. 57-200 ZĄBKOWICE SL. UL. 1 MAJA 15
LOKALIZACJA	BRODZISZÓW NR 28 DZ.NR 301
PROJEKTANT	mgr inż. Gabriela Matusiakiewicz upr. nr 153/DOŚ/03
skala	1:100
data	03 2021
NR	S2

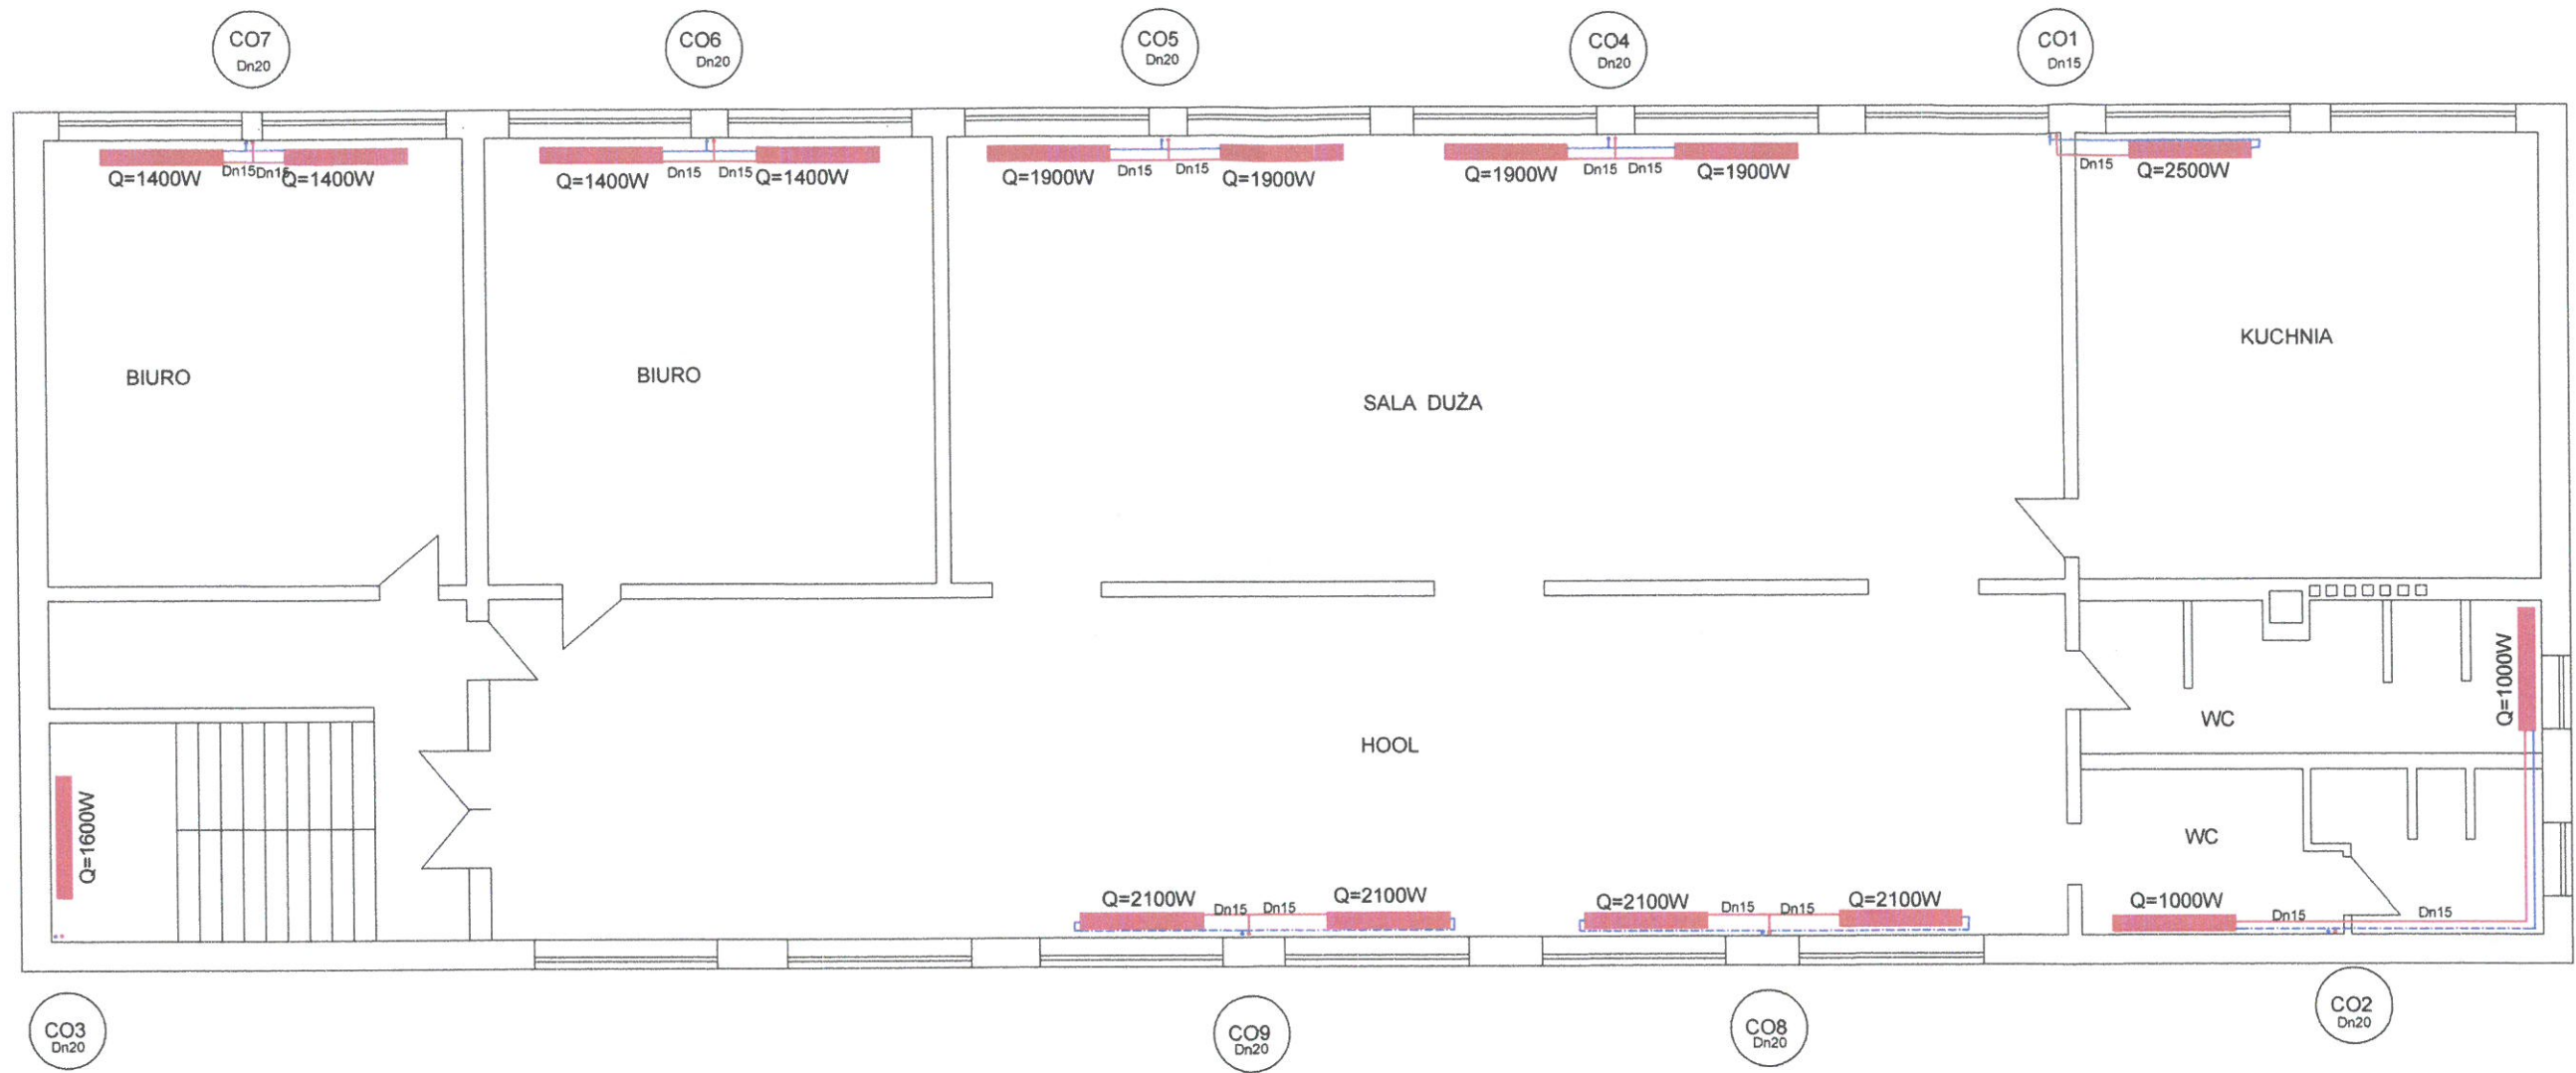


PIĘTRO- poziom 3,3m


JEDNOSTKA PROJEKTOWA	GABRIELA MATUSIAKIEWICZ PPHU USŁUGI TECHNICZNO-BUDOWLANE 57-256 BARDO UL. LEŚNA 12		
TEMAT	KOTŁOWNIA GAZOWA WYMIANA OGRZEWANIA ŚWIETLICY WIEJSKIEJ		
BRANŻA	SANITARNA		
INWESTOR	GMINA ZĄBKOWICE SL. 57-200 ZĄBKOWICE SL. UL. 1 MAJA 15		
LOKALIZACJA	BRODZISZÓW NR 28 DZ NR 301		
PROJEKTANT	mgr inż. Gabriela Matusiakiewicz upr. nr 153/DOŚ/03		
RZUT PIĘTRA	skala 1:100	data 03 2021	NR S3

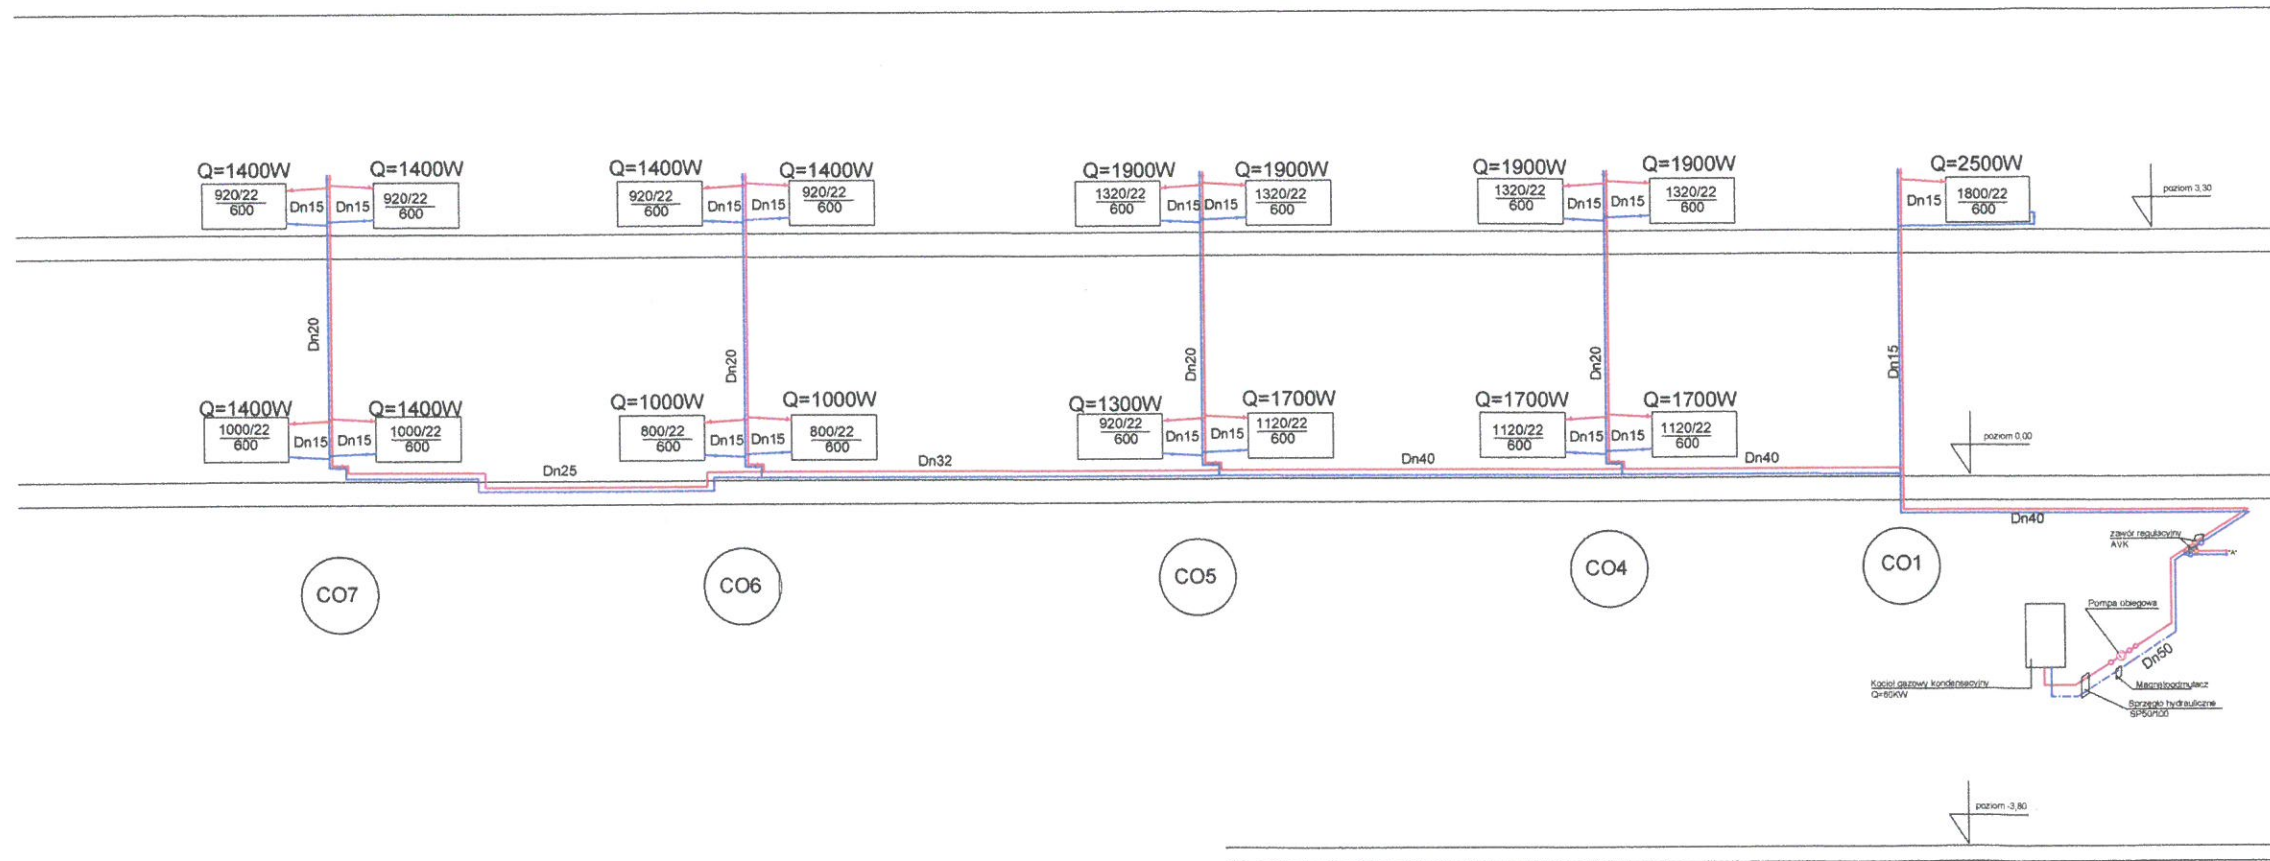

JEDNOSTKA PROJEKTOWA	GABRIELA MATUSIAKIEWICZ PPHU USŁUGI TECHNICZNO-BUDOWLANE 57-256 BARDO UL. LEŚNA 12		
TEMAT	KOTŁOWNIA GAZOWA WYMIANA OGRZEWANIA ŚWIETLICY WIEJSKIEJ		
BRANŻA	SANITARNA		
INWESTOR	GMINA ZĄBKOWCE SL. 57-200 ZĄBKOWICE SL. UL. 1 MAJA 15		
LOKALIZACJA	BRODZISZÓW NR 28 DZ NR 301		
PROJEKTANT	mgr inż. Gabriela Matusiakiewicz upr. nr 153/DOS/03		
ROZWINIĘCIE INSTALACJI C.O. - ODCINEK I	skala	data	NR
	1:100	03 2021	S4

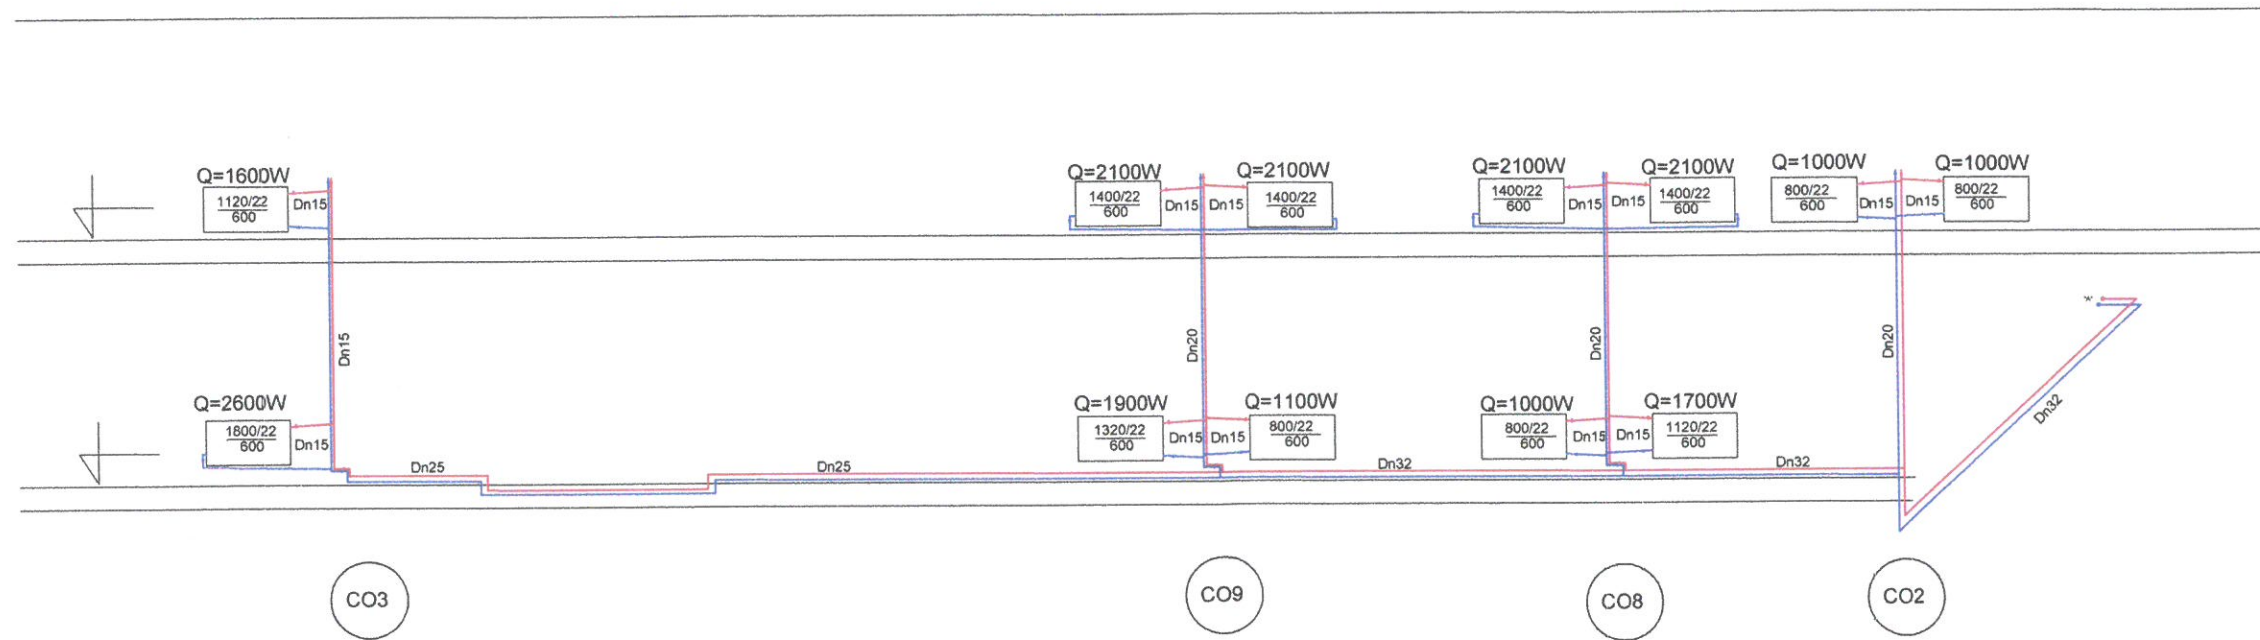

JEDNOSTKA PROJEKTOWA	GABRIELA MATUSIAKIEWICZ PPHU USŁUGI TECHNICZNO-BUDOWLANE 57-256 BARDO UL. LEŚNA 12
TEMAT	KOTŁOWNIA GAZOWA WYMIANA OGRZEWANIA ŚWIETLICY WIEJSKIEJ
BRANŻA	SANITARNA
INWESTOR	GMINA ZĄBKOWICE ŚL. 57-200 ZĄBKOWICE ŚL. UL. 1 MAJA 15
LOKALIZACJA	BRODZISZÓW NR 28 DZ.NR 301
PROJEKTANT	mgr inż. Gabriela Matusiakiewicz upr. nr 153/DOS/03
ROZWINIĘCIE INSTALACJI C.O. - ODCINEK II	skala 1:100 data 03 2021 NR S5

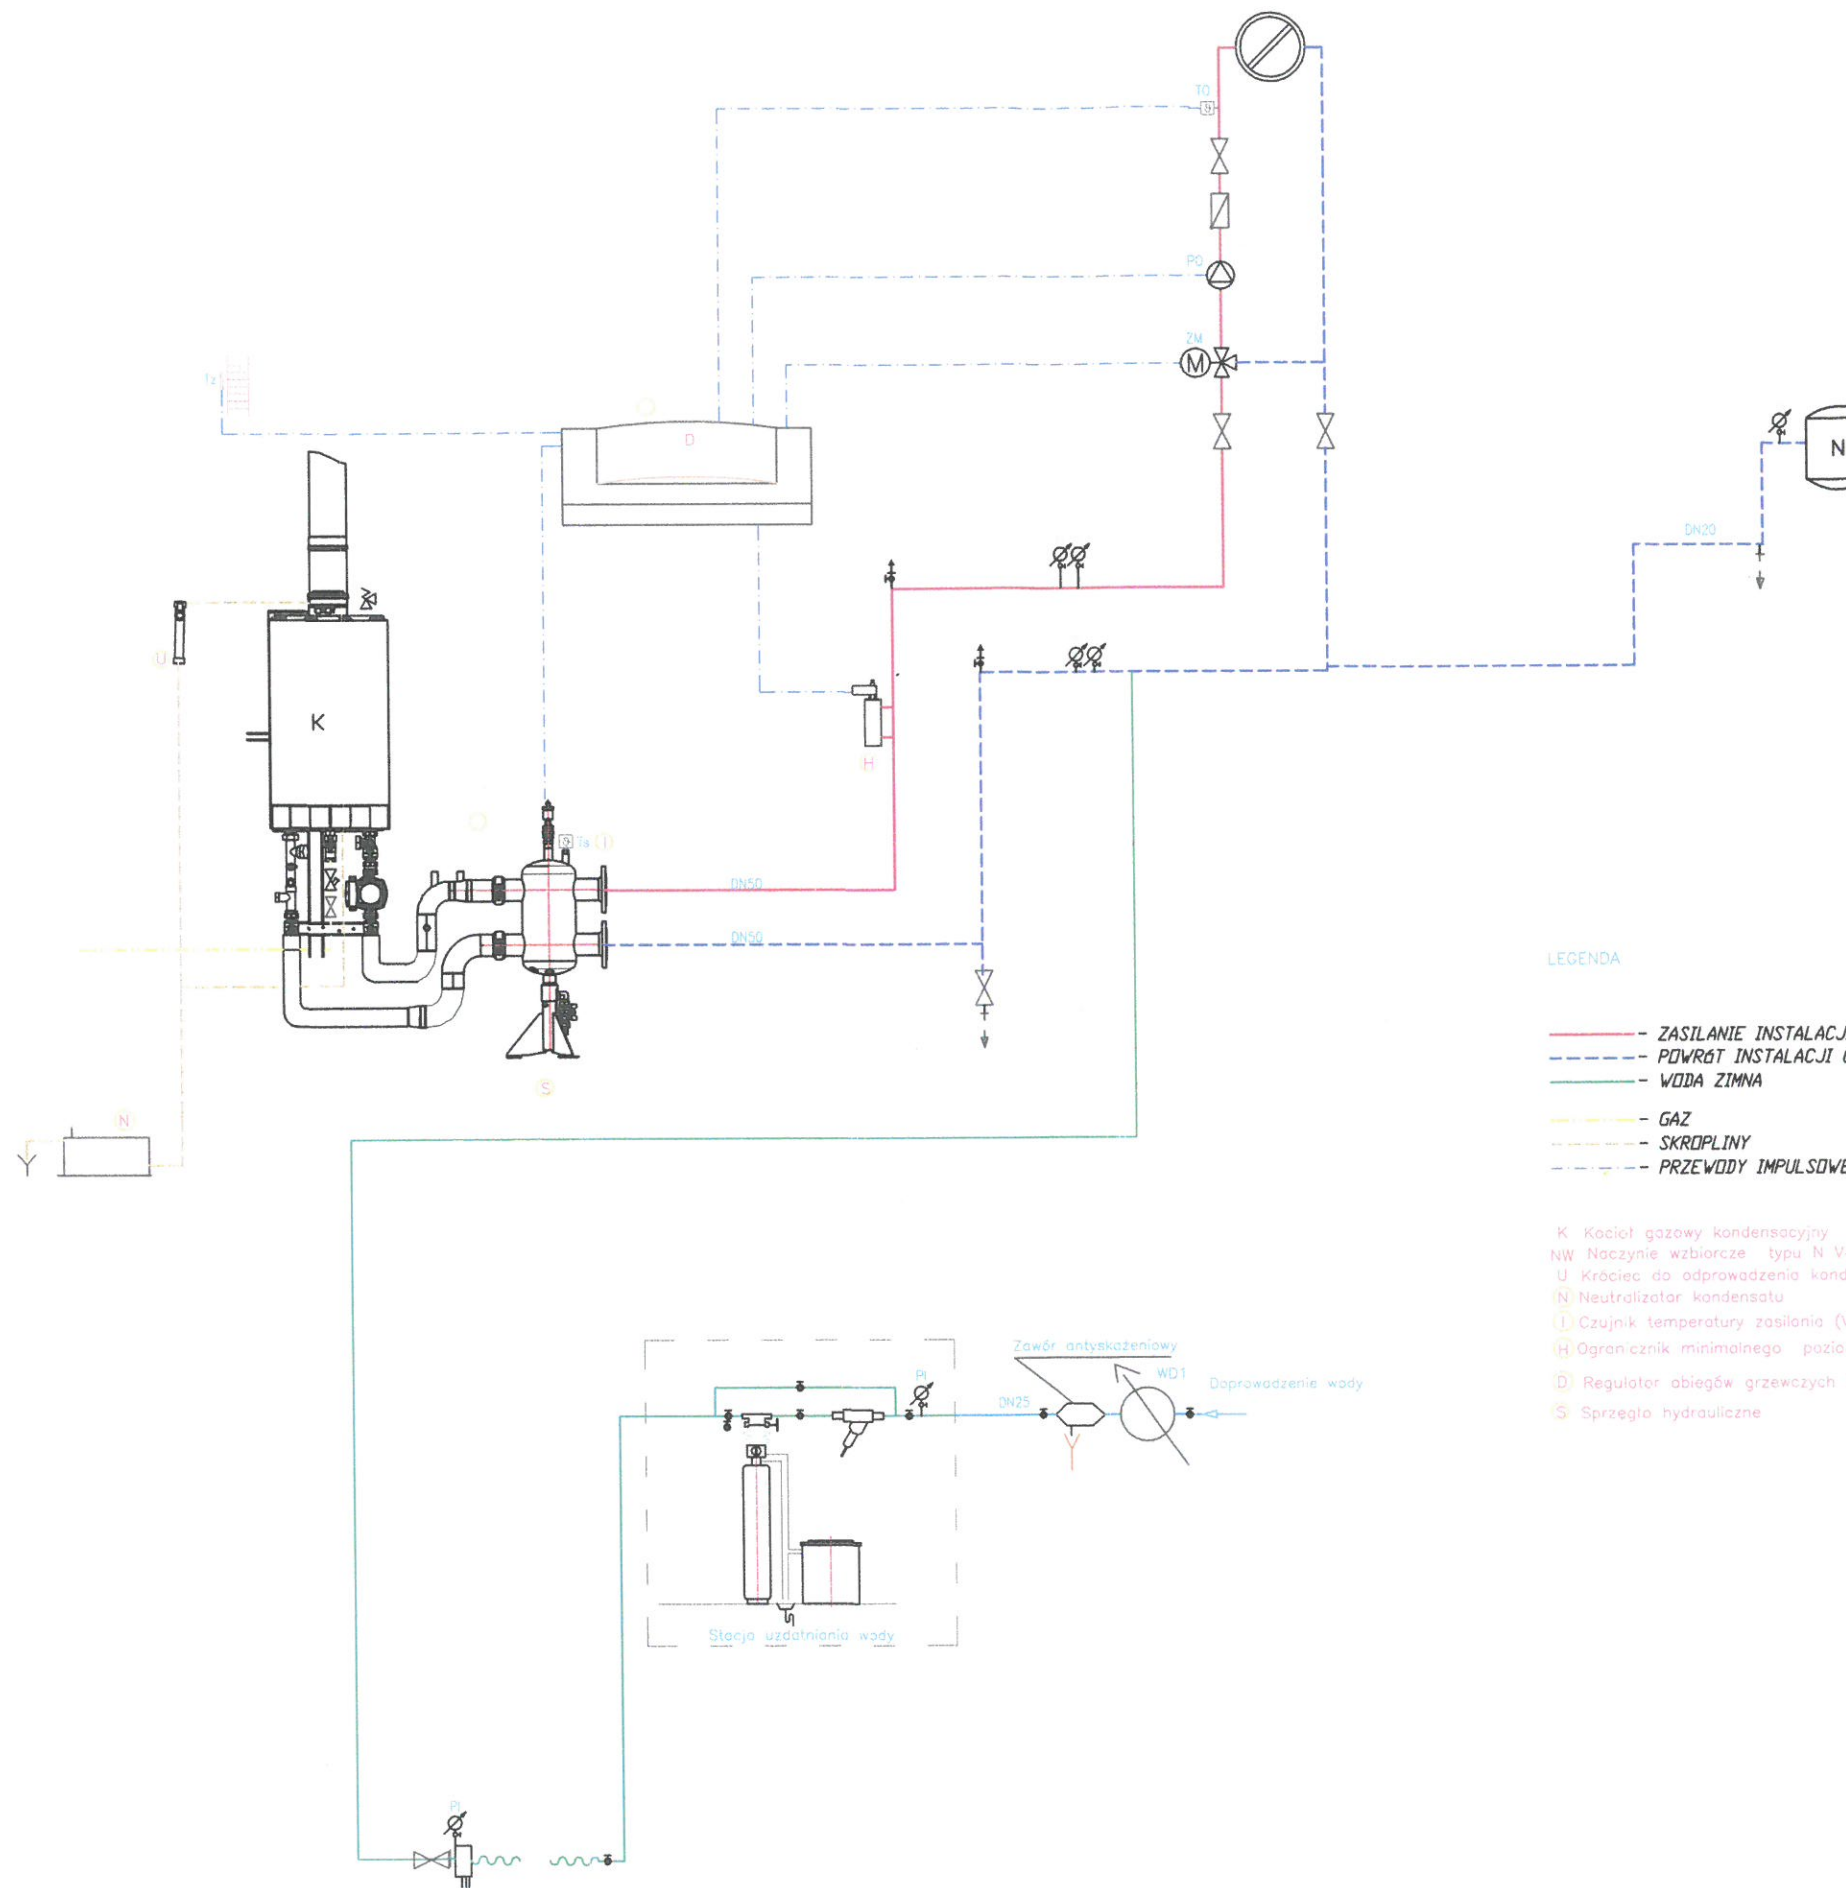

LEGENDA

- ZASILANIE INSTALACJI GRZEWCZEJ
- - - POWRÓT INSTALACJI GRZEWCZEJ
- WODA ZIMNA
- - - GAZ
- - - SKROPLINY
- - - PRZEWODY IMPULSOWE

- K Kocioł gazowy kondensacyjny
- NW Naczynie wzbiorcze typu N V=50l
- U Króciec do odprowadzenia kondensatu
- N Neutralizator kondensatu
- T Czujnik temperatury zasilania (VTS)
- H Ogranicznik minimalnego poziomu wody
- D Regulator obiegów grzewczych i kotła
- S Sprzęta hydrauliczne

ARMATURA

- Zawór zwrotny
- Zawór kulowy gwintowany
- Zawór odcinający
- Filtr siatkowy gwintowany
- Zawór zwrotny
- Zawór bezpieczeństwa
- Manometr
- Termometr
- Czujnik temperatury na zasilaniu obiegu grzewczego
- Czujnik temperatury zewnętrznej
- Czujnik temperatury na zasilaniu

	<b>Gabriela Matusiakiewicz</b> <i>PPHU Usługi Techniczno-Budowlane</i>	
TEMAT	KOTŁOWNIA GAZOWA I WYMIANA INSTALACJI GRZEWCZEJ	
ADRES	BRODZISZÓW 28 DZ.NR301	
OBIEKT	BUDYNEK ŚWIETLICY WIEJSKIEJ	
INWESTOR	GMINA ZĄBKOWICE ŚL. 57-200 ZĄBKOWICE ŚL. UL. 1 MAJA 15	
BRANŻA	SANITARNA	skala skazona
TYTUŁ	SCHEMAT KOTŁOWNI	rys.nr S7
PROJEKTANT	mgr inż. G. Matusiakiewicz podpis upr. nr 153/DOŚ/03	
DATA	KWIECIEŃ 2021r.	