


dz. nr 118 AM-1
 Obręb Olszowice Wielkie
 droga gminna

1:100
 1:500

OZNACZENIE PROFILU: POZIOM PORÓWNAWCZY		283.00 m n.p.m.
RZĘDNA TERENU ISTN.		
RZĘDNA OSI PRZEWODU		
ZAGŁĘBIENIE OSI PRZEWODU	1.50	
SPADKI, DŁUGOŚCI	0.81%	199.98m
ŚREDNICA, MATERIAŁ		
ODLEGŁOŚCI	197.20	
HEKTOMETRY	WS8	

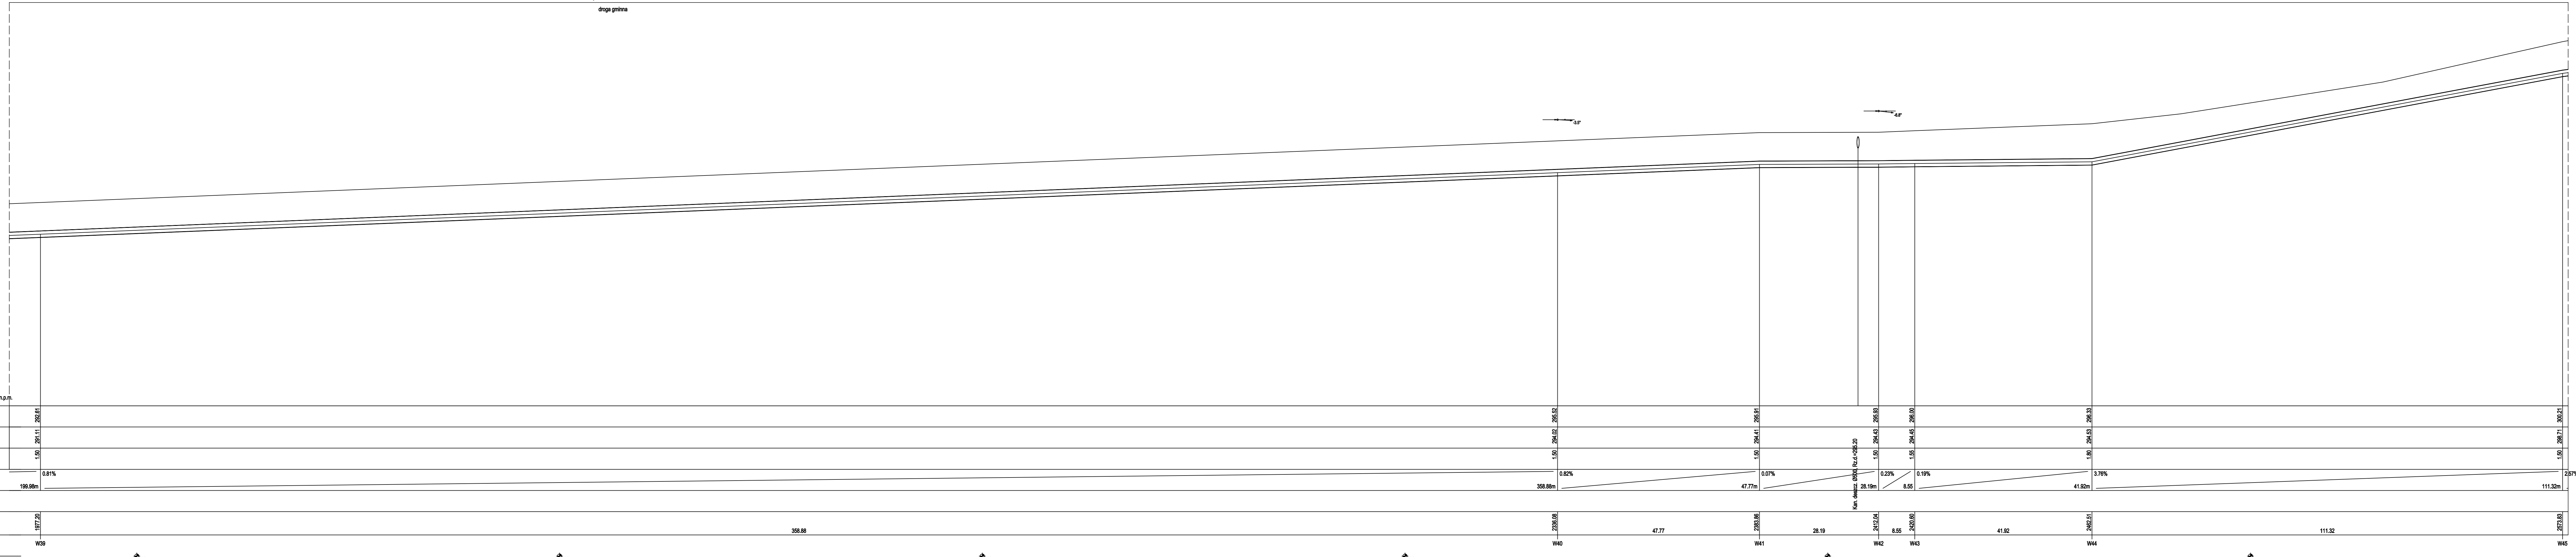

		AP Projekt Sp. z o.o. ul. Stanisława Leszczyńskiego 4/29 50-078 Wrocław tel. 605055350 e-mail: KRS 0000711098	
		Przedmiot inwestycji: Uzbrojenie strefy ekonomicznej w media wod-kan - dz. nr 354/25 AM-3 Obręb Bobolice	
Adres inwestycji: dz. nr 456; 458; 459; 470; 316N; 606/2; 307/2; 307/3; 307/5; 308/2; 390; 398; 121; 126; 74; 118 Obr. Olszowice Wlk., dz. nr 480/2; 628; 628; 616; 617; 586/2; 668; 312/1; 493/2; 559; 491/2 Obręb Zawłocna, dz. nr 354/25; 358 Obręb Bobolice; 370/2; 307; 309; 309; 16; 1; 68; 12/2; 37; 38; 36/5; 36/5; 36; 23/2; 24/2; 37/2; 37/3; 42; 23/2; 37/1; 118; Obręb Osiedla Wschód; 37; 42; 26; 61/4; 5; 28/2 Obręb Centrum; 5; 11 Obręb Sedno		Inwestor: Gmina Ząbkowice Śląskie ul. 1 Maja 15 57-200 Ząbkowice Śląskie	
Temat rys.: Profil podłużny sieci wodociągowej			
Projektanci: mgr inż. Piotr Augustynowicz		Data: 30.12.2023	Nr uprawn. Podpis:
Inst. Sanitarne: mgr inż. Piotr Augustynowicz			
Stadium: PROGRAM FUNKCJONALNO UŻYTKOWY			
Data opracowania: styczeń 2023r. Skala: 1:100/500 Numer rysunku: W-12			